


| LEGENDA |   |
|---------|---|
|         | Estintore                                     |
|         | Uscita di sicurezza orizzontale               |
|         | Cartello segnalazione uscita di sicurezza     |
|         | Cartello segnalazione punto di raccolta       |
|         | Cartello norme da seguire in caso di incendio |
|         | Allarme antincendio - ottico acustico         |
|         | Pulsante di emergenza                         |

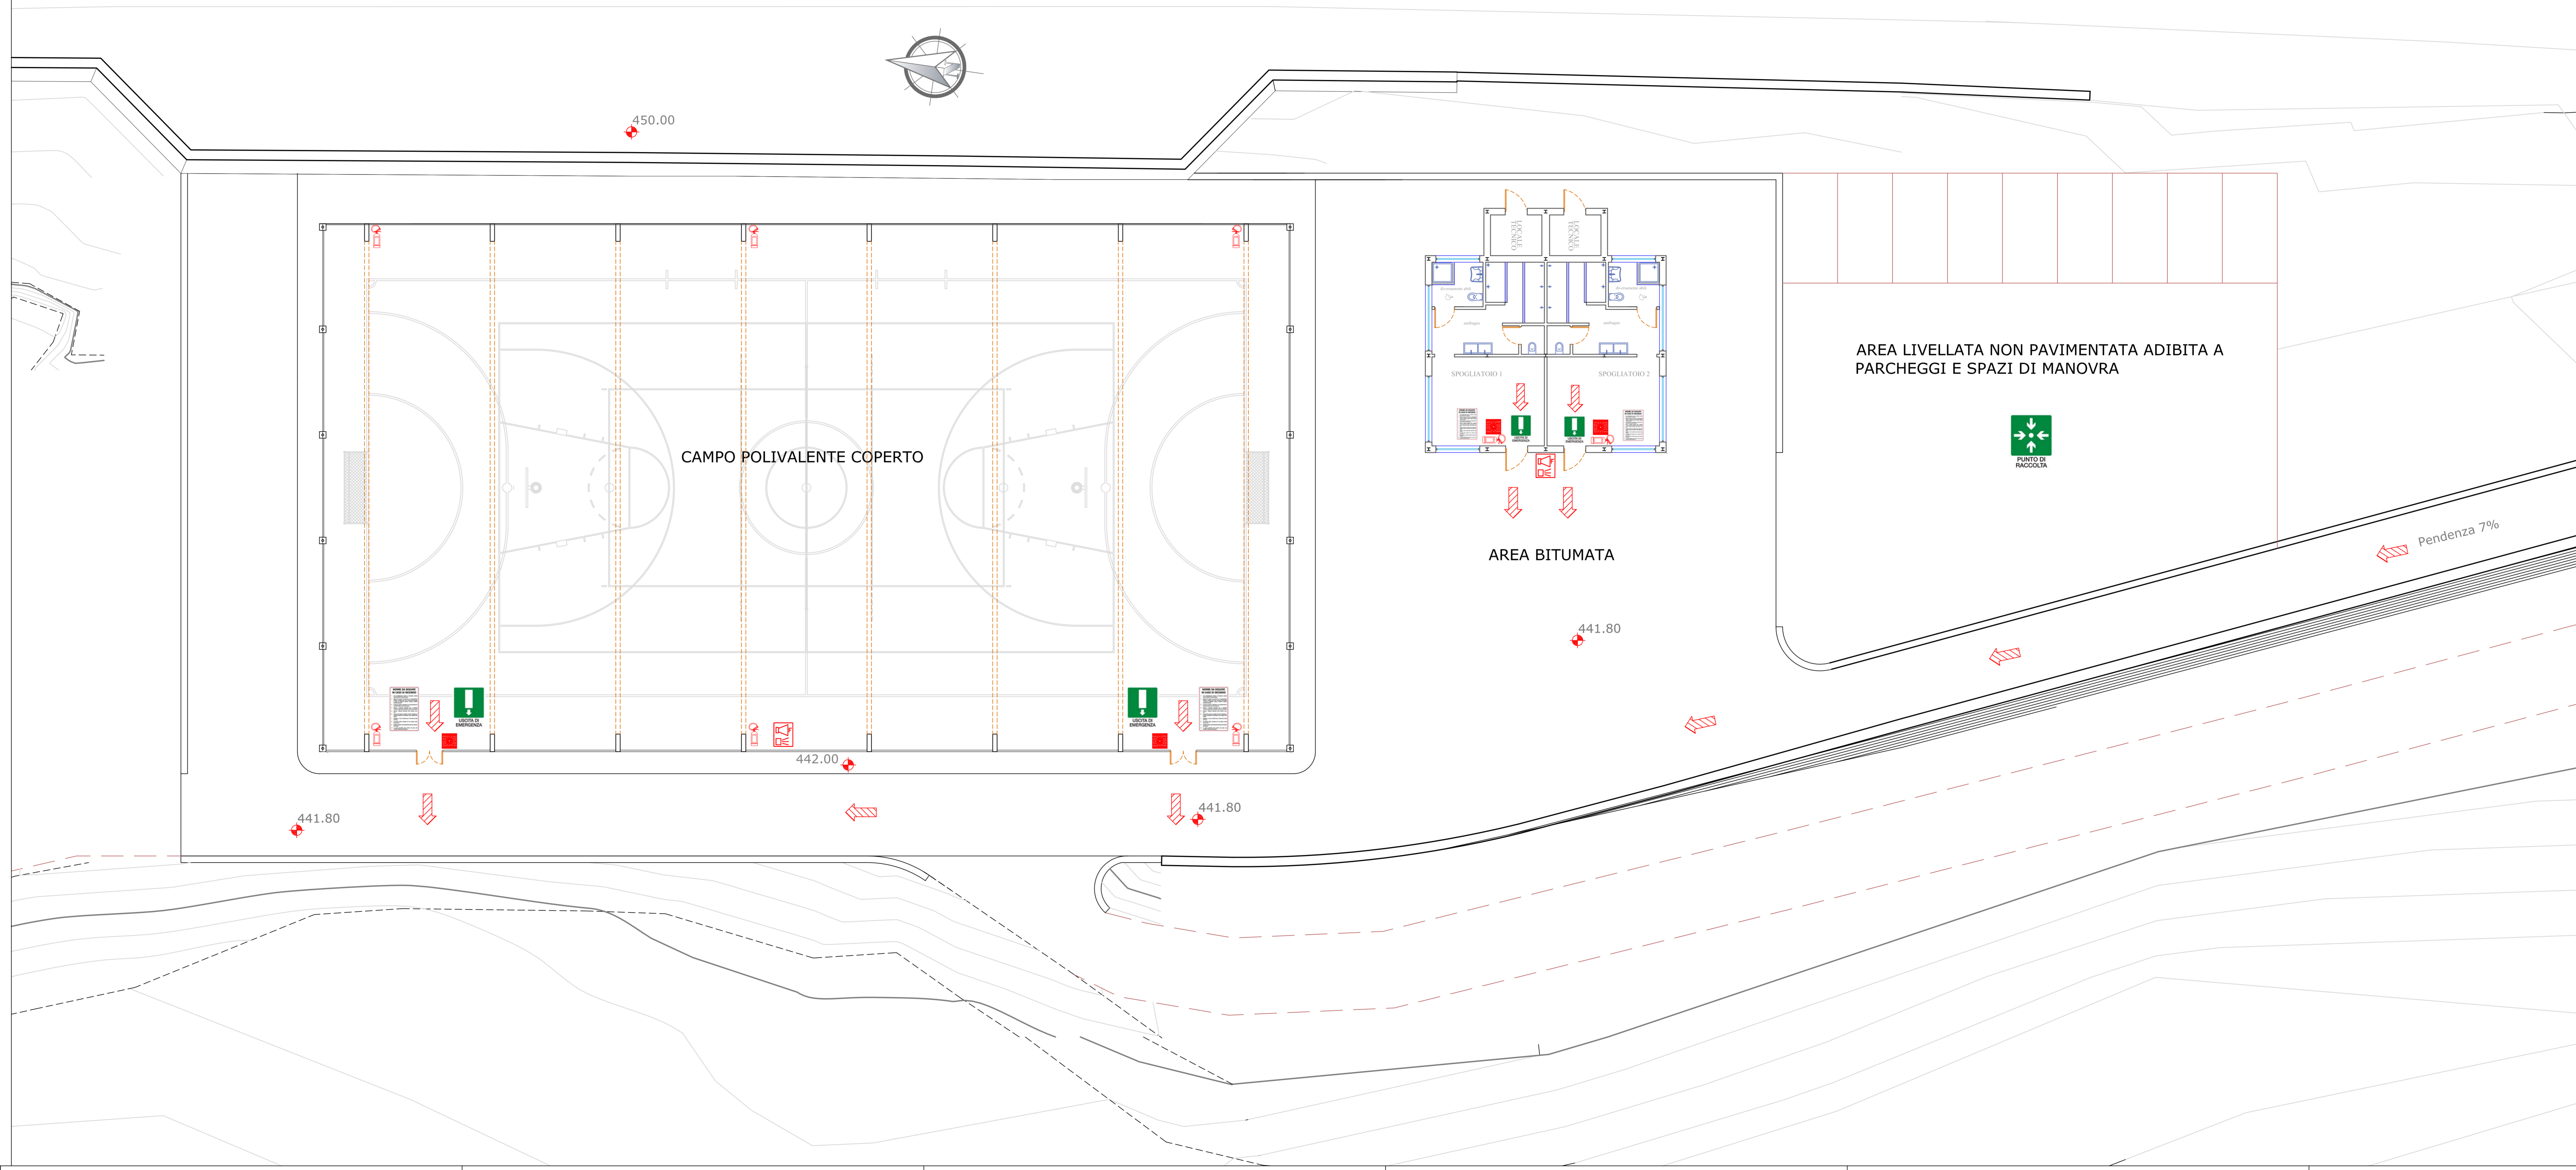

PON SICUREZZA PER LO SVILUPPO OBIETTIVO CONVERGENZA 2007-2013  
 - INIZIATIVA "IO GIOCO LEGALE" -  
 REALIZZAZIONE DEL CAMPO POLIVALENTE COPERTO  
 "M.LLO CAPO CALOGERO VACCARO"  
 PROGETTO ESECUTIVO

IO GIOCO LEGALE

T.09a - PLANIMETRIA IMPIANTO ANTINCENDIO

Scala 1:100

|         |  |                                 |
|---------|--|---------------------------------|
| NARO LI | PROGETTISTA:<br>ARCH. CALOGERO ARONICA | RESPONSABILE UNICO PROCEDIMENTO |
|---------|--|---------------------------------|